


PLANTA BAIXA
ÁREA 1
ESC.: 1:400

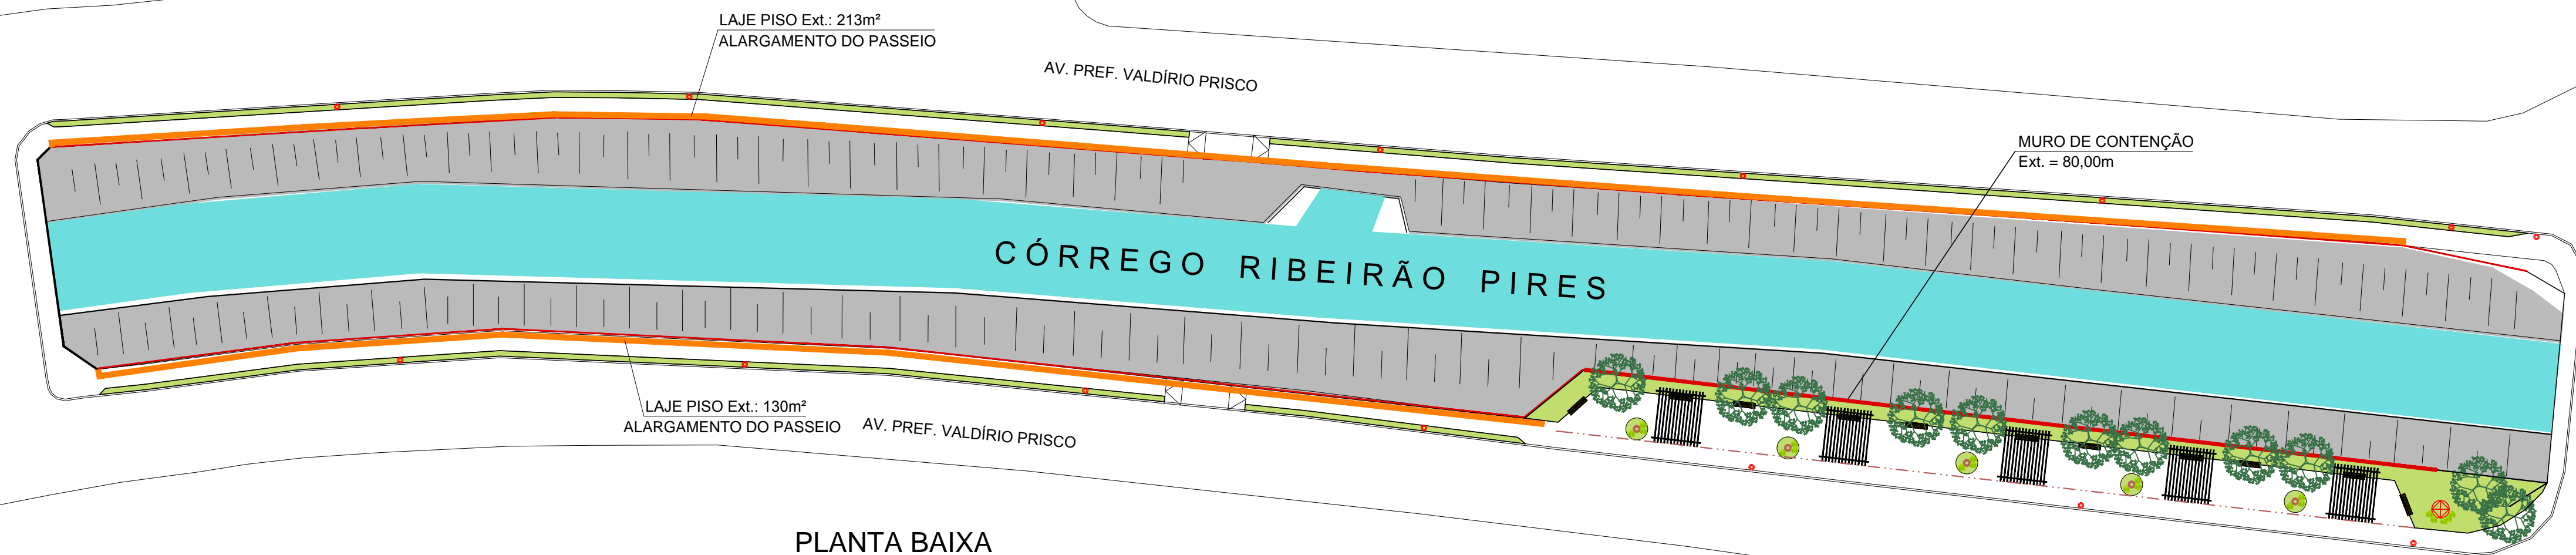

PLANTA BAIXA
ÁREA 2
ESC.: 1:400

AV. MIGUEL PRISCO

ESTA FOLHA É DE PROPRIEDADE DO MUNICÍPIO DA ESTÂNCIA TURÍSTICA DE RIBEIRÃO PIRES, SEU CONTEÚDO NÃO PODE SER
COPiado OU REVELADO A TERCEIROS SEM AUTORIZAÇÃO DO ÓRGÃO COMPETENTE.

<div><div><div></div></div><div><div>Prefeitura do Município da Estância Turística de</div><div>Ribeirão Pires</div><div>Av. Felipe Sabag nº200 - Centro - Ribeirão Pires - SP - Tel.:(11) 4828-9125</div><div>Secretaria de Obras</div><div>TAKAHARU YAMAUCHI - SECRETÁRIO</div></div></div>				
PROJETO/ OBRA PARQUE LINEAR				
TÍTULO ÁREAS 1 E 2 - PLANTA BAIXA				
LOCAL AV. PREF. VALDÍRIO PRISCO - RIBEIRÃO PIRES - SP				
RESP. TÉCNICO JOSÉ EDUARDO FERRAZ DO AMARAL	ART Nº 28027230190480387	DATA JUN_2018	ESCALA 1:400	FOLHA 2/15