

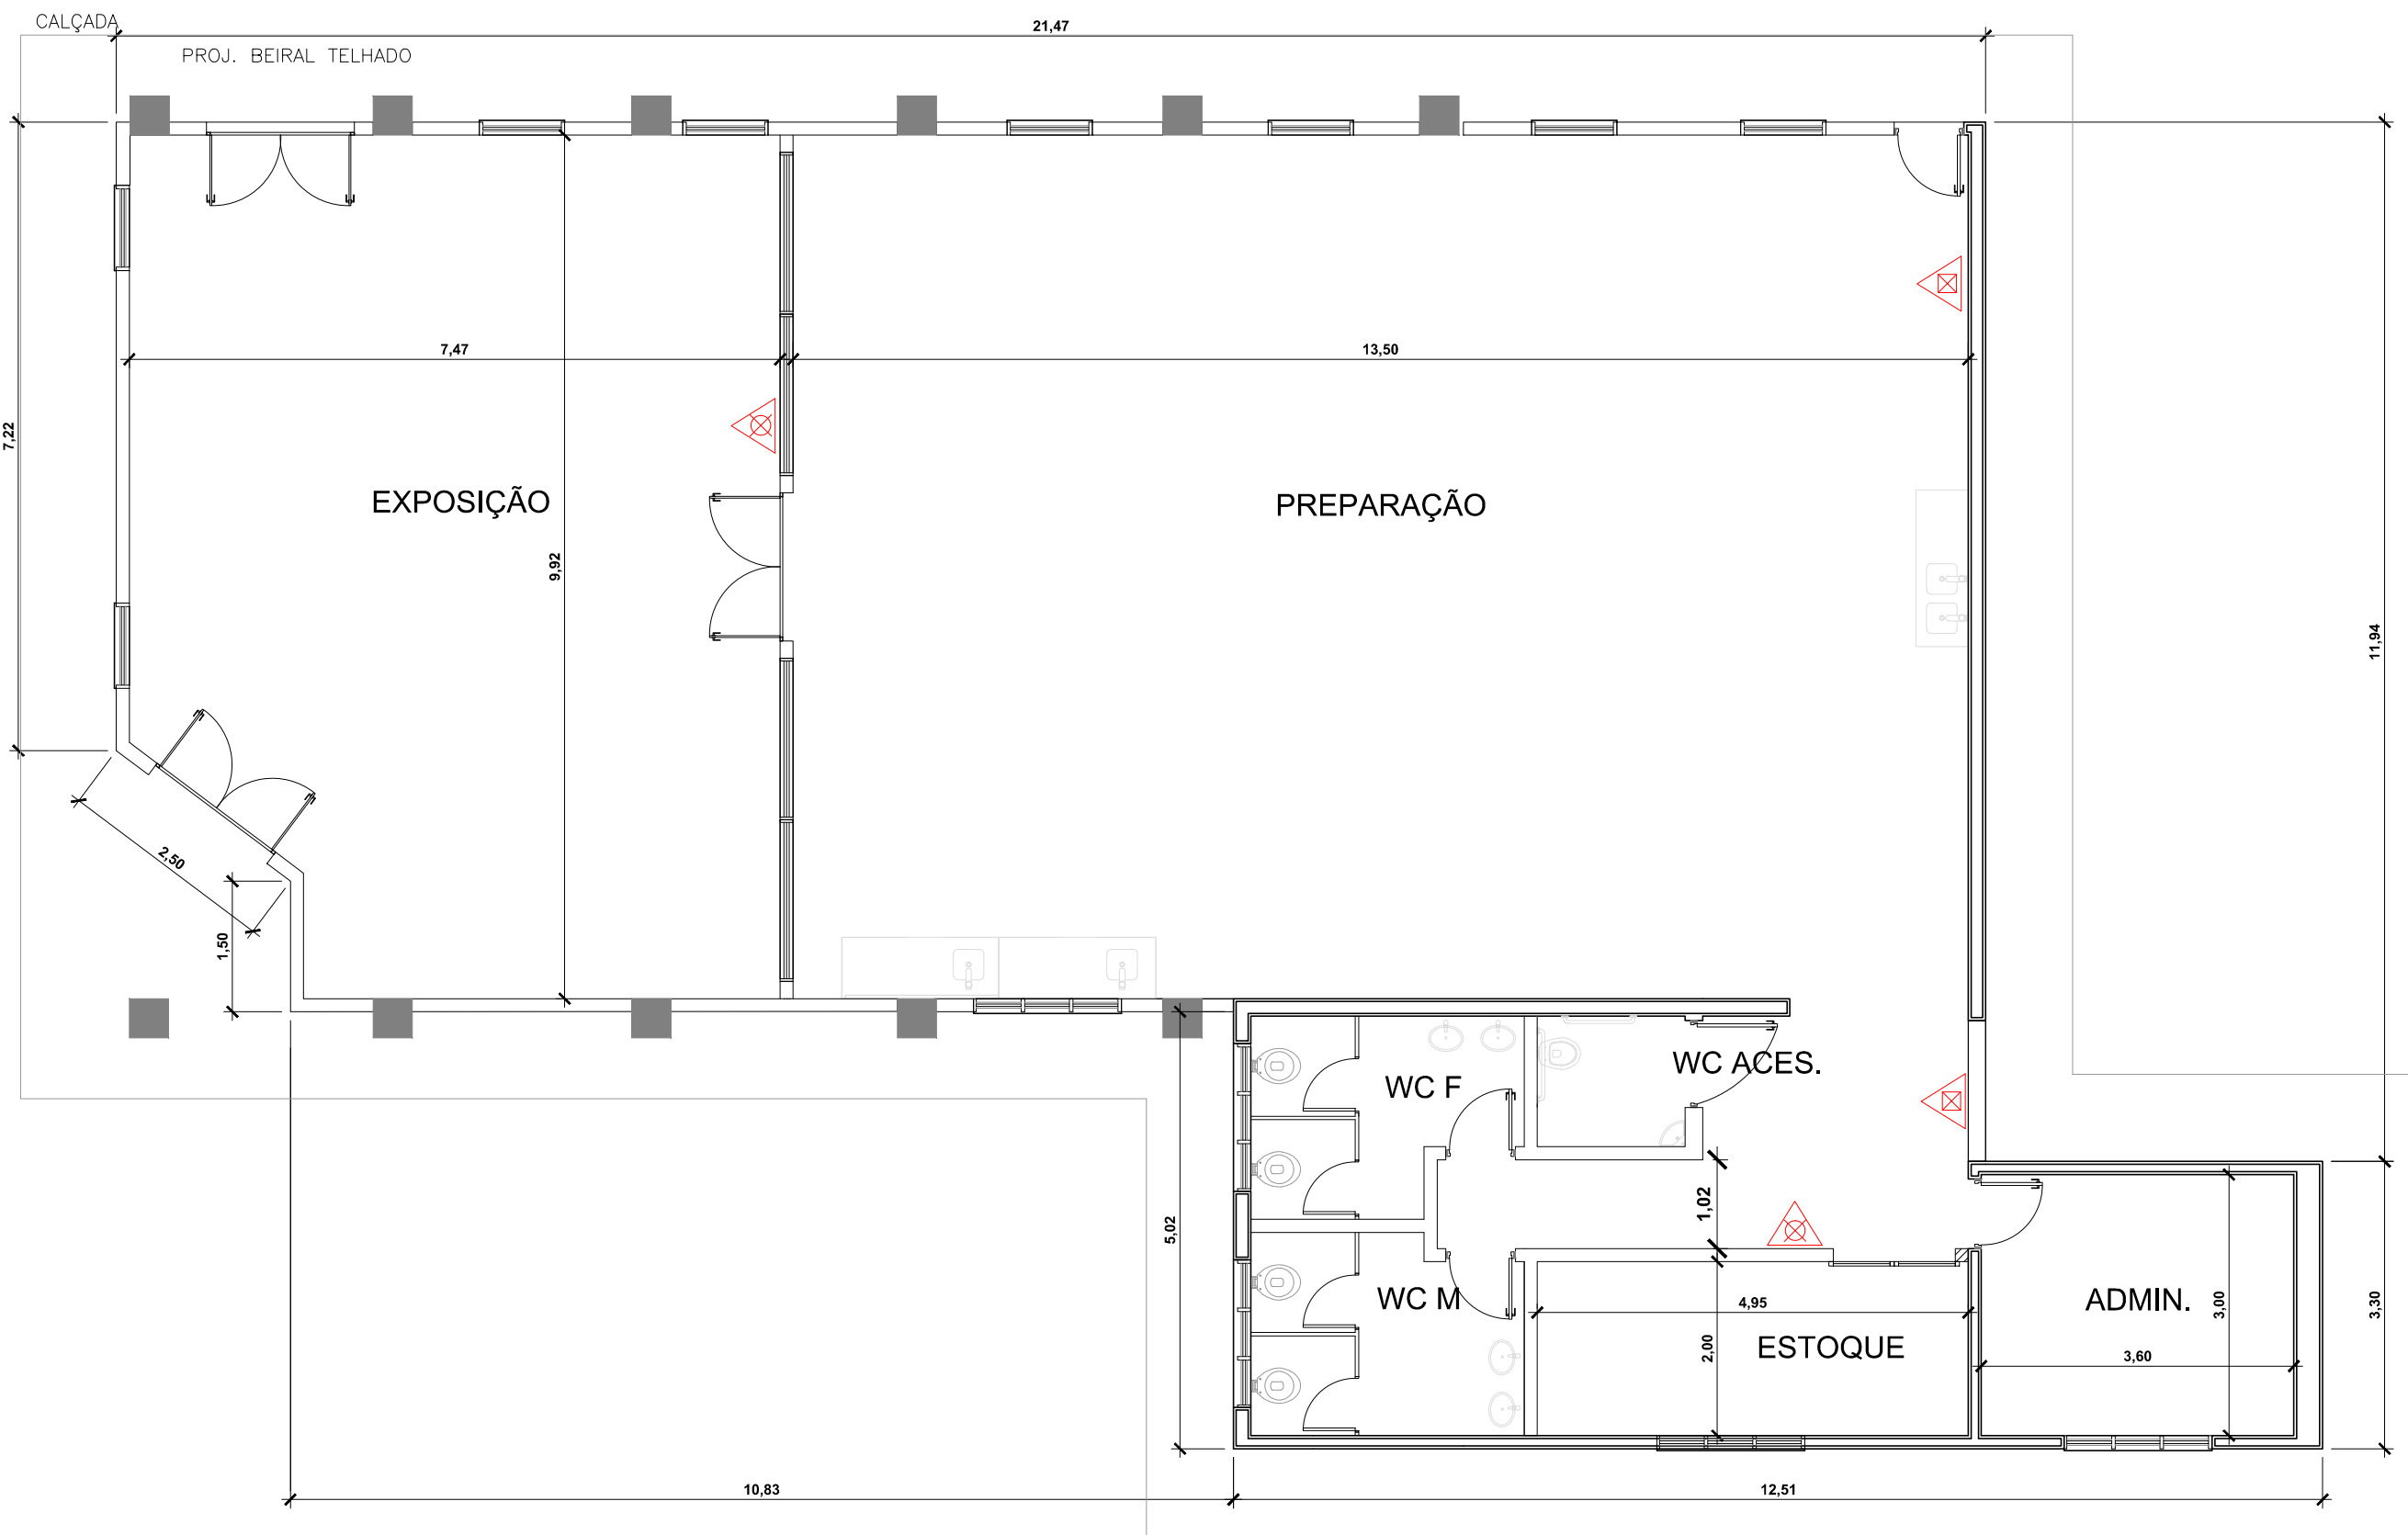


PORTAL DE ACESSO
PLANTA BAIXA ESCALA 1: 75

SÍMBOLO	SIGNIFICADO	FORMA E COR	APLICAÇÃO
	ALARME SONORO	SÍMBOLO: QUADRADO VERMELHO; PICTOGRAMA: BORDA COM CONTORNO FOTOLUMINESCENTE E FUNDO EM VERMELHO.	INDICAÇÃO DE UM LOCAL DE ACONTECIMENTO DO ALARME GERAL.
	ABRIGO DE MANGUEIRA DE HIERANTE	SÍMBOLO: QUADRADO VERMELHO; PICTOGRAMA: MANGUEIRA DE INCÊNDIO ENROLADA.	INDICAÇÃO DO ABRIGO DA MANGUEIRA DE INCÊNDIO COM OU SEM HIERANTE EM SEU INTERIOR.
	EXTINTOR DE INCÊNDIO	SÍMBOLO: QUADRADO VERMELHO; PICTOGRAMA: EXTINTOR DE INCÊNDIO.	INDICAÇÃO DE LOCALIZAÇÃO DOS EXTINTORES DE INCÊNDIO.
	HIERANTE DE INCÊNDIO	SÍMBOLO: QUADRADO VERMELHO; PICTOGRAMA: HIERANTE DE INCÊNDIO.	INDICAÇÃO DA LOCALIZAÇÃO DO HIERANTE QUANDO INSTALADO FORA DO ABRIGO DE MANGUEIRA.
	SINALIZAÇÃO DE SOLO PARA EQUIPAMENTOS DE COMBATE A INCÊNDIO (EXTINTORES E HIERANTES)	SÍMBOLO: QUADRADO VERMELHO; PICTOGRAMA: BORDA AMARELA.	USADO PARA INDICAR A LOCALIZAÇÃO DOS EQUIPAMENTOS DE COMBATE A INCÊNDIO E EVITAR SUA DESTRUIÇÃO.

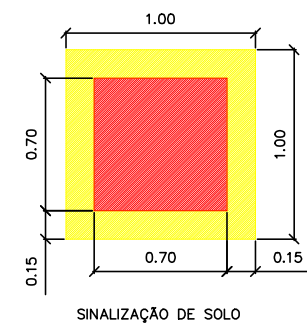


OFICINA
PLANTA BAIXA ESCALA 1: 75

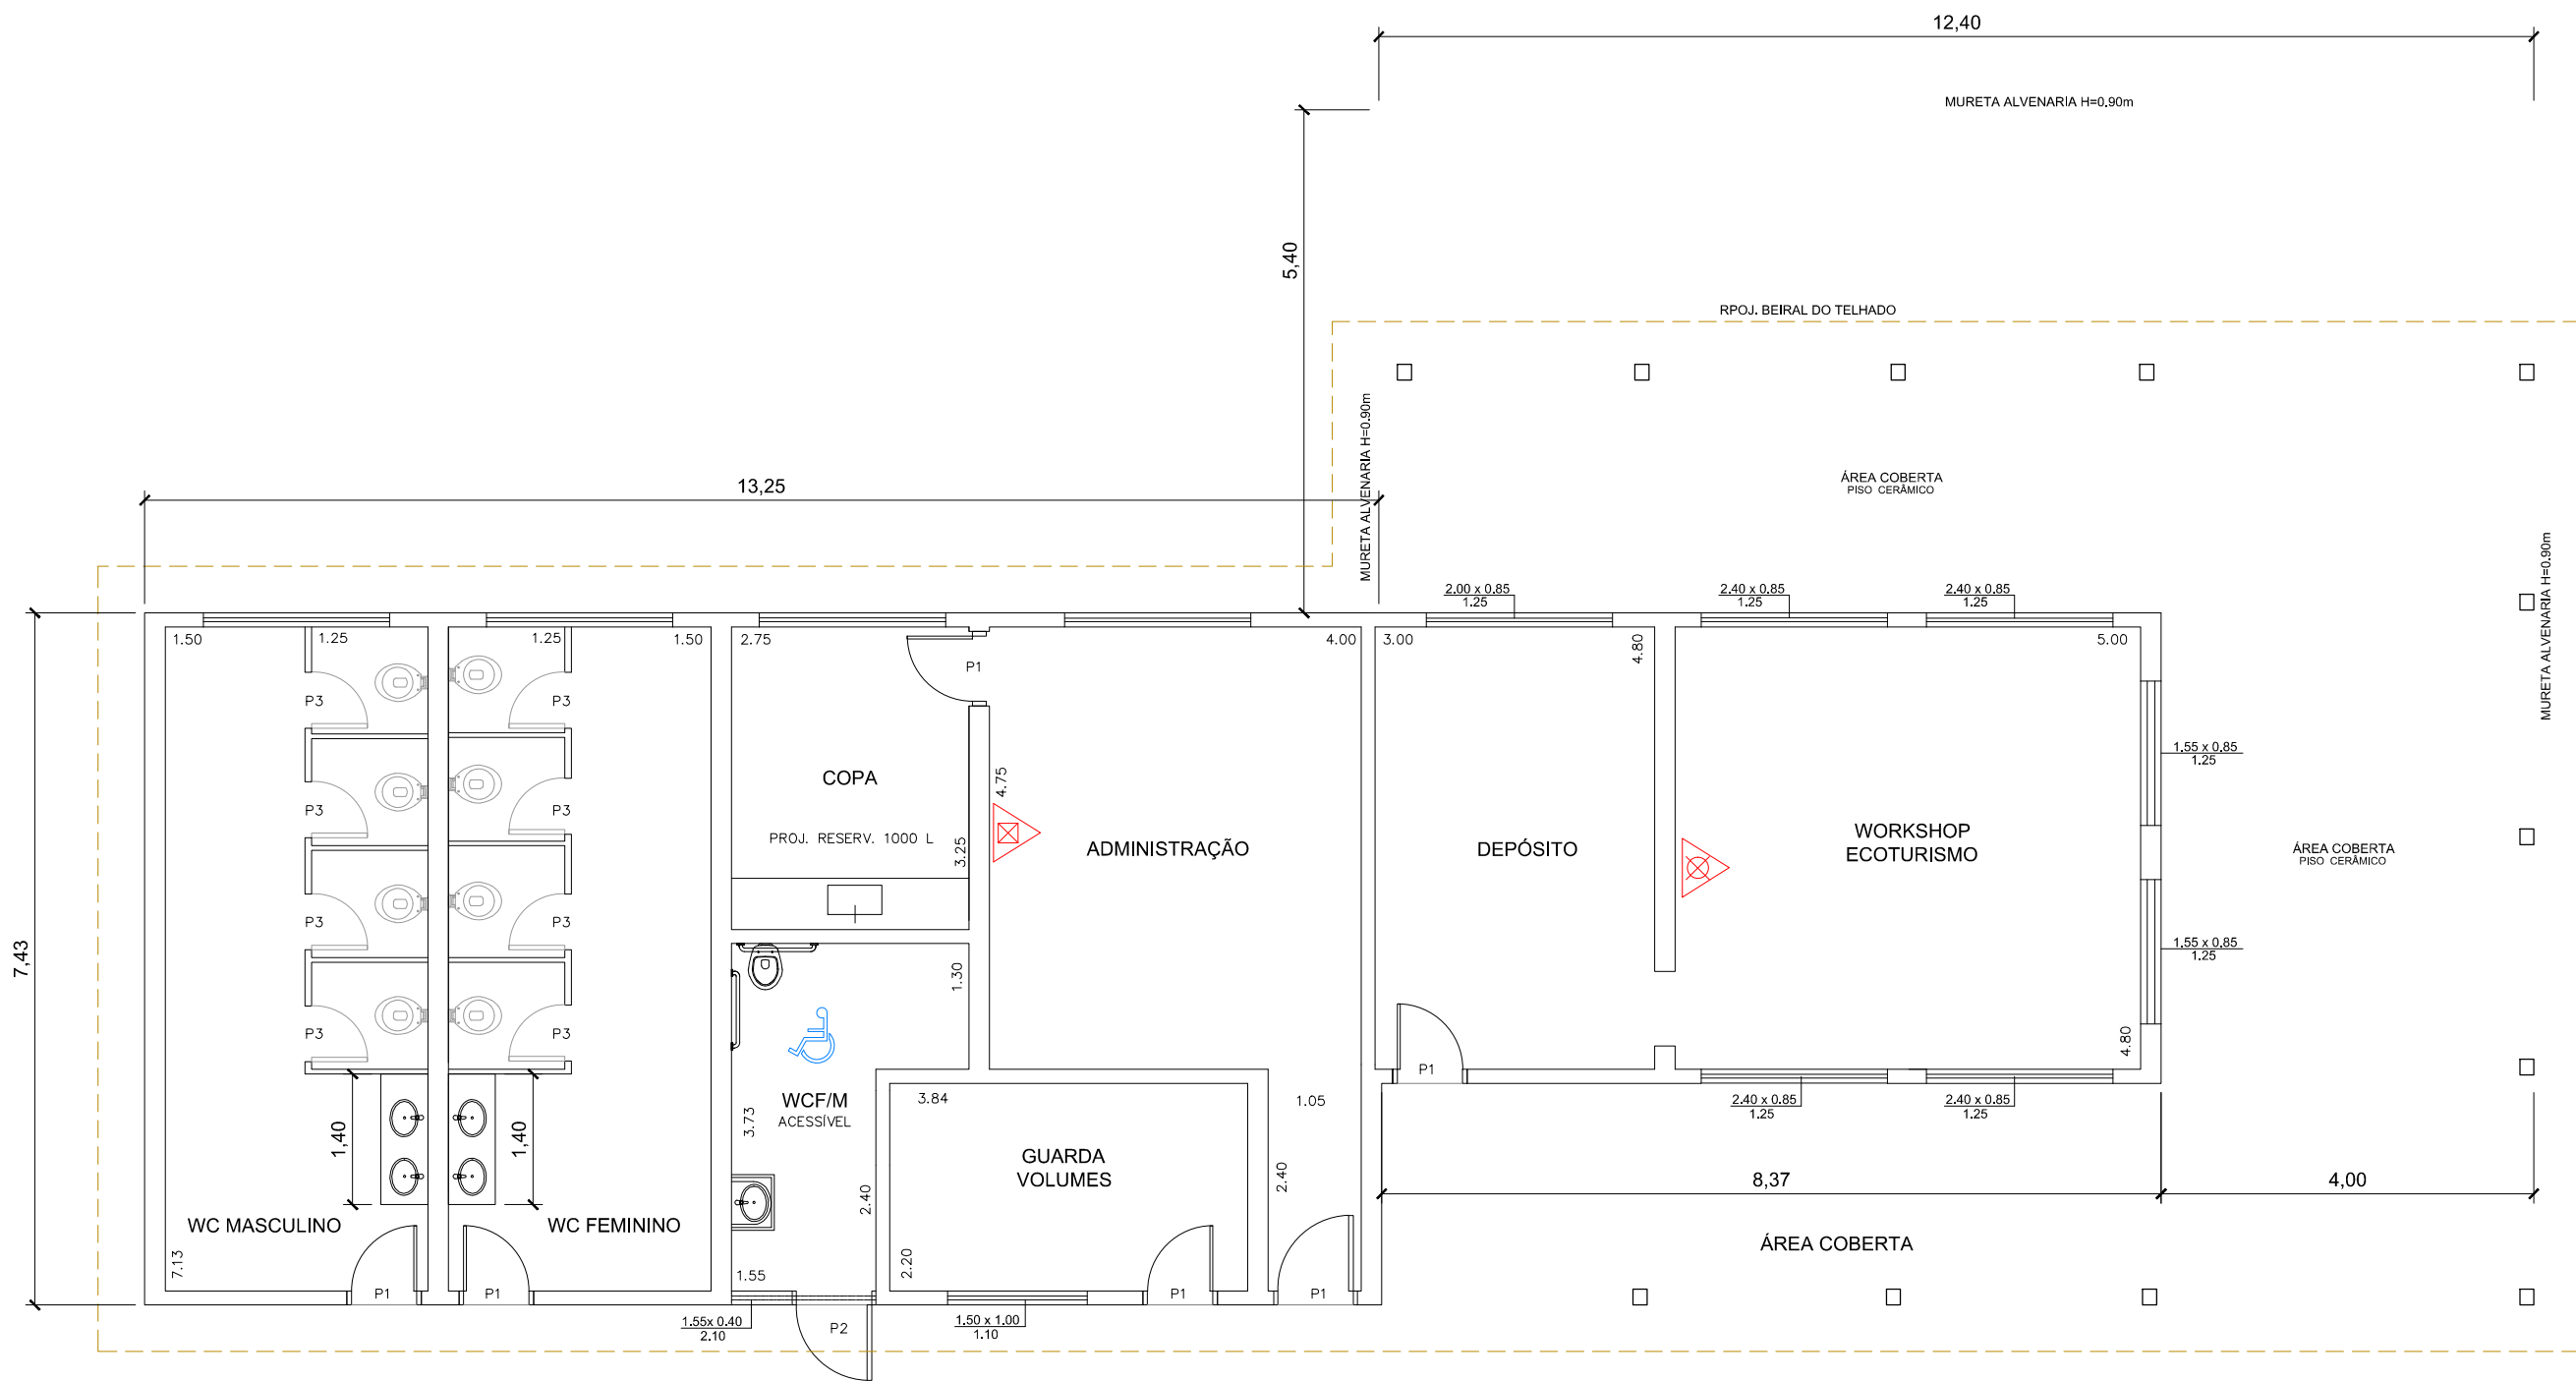

CENTRO DE INFORMAÇÕES TURÍSTICAS
PLANTA BAIXA ESCALA 1: 75

LEGENDA	
	LUZ DE EMERGÊNCIA
	LUZ DE EMERGÊNCIA DE BALIZAMENTO
	ÁGUA CAPACIDADE 2-A
	PQS CAPACIDADE 20-BC
	GÁS CARBÔNICO BC
	HIDRANTE SIMPLES
	ACIONADOR DA BOMBA DE INCÊNDIO
	BOMBA DE INCÊNDIO
	RESERVA DE INCÊNDIO
	REGISTRO DE RECALQUE
	ACIONADOR DO SISTEMA DE ALARME
	SIRENE DE ALARME
	LIGAÇÃO INDEPENDENTE DA BI
	CENTRAL DE ALARME
	BATERIA DO SISTEMA DE ALARME
	CENTRAL DE GLP
	SAÍDA FINAL DA ROTA DE FUGA
	DIREÇÃO DO FLUXO DA ROTA DE FUGA
	GRUPO MOTO GERADOR

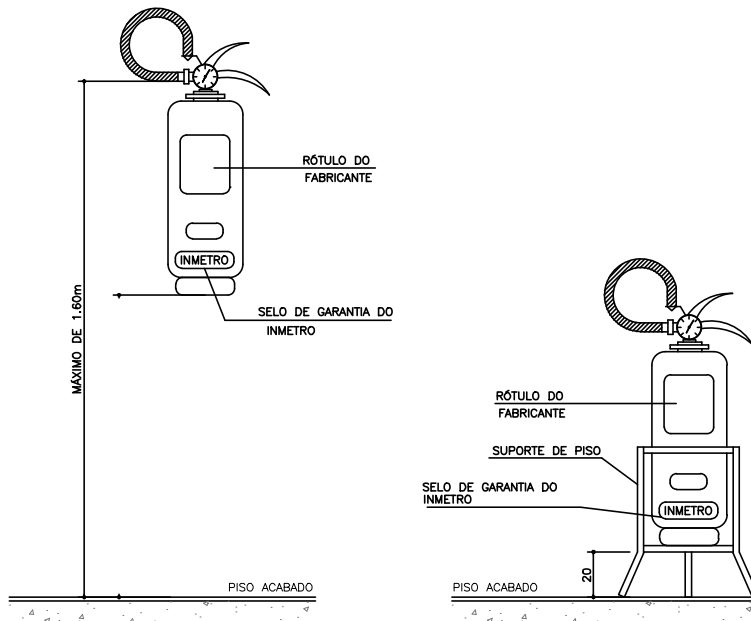

Prefeitura do Município da Estância Turística de Ribeirão Pires

Rua Felipe sabbag, 200 - 1º andar - Centro - Ribeirão Pires - SP - Tel:(11) 4828-9125

Secretaria de Obras

Takaharu Yamauchi - Secretário

PROJETO OBRA

PARQUE ORIENTAL

TÍTULO

Portal, Oficina e CIT - SEGURANÇA CONTRA INCÊNDIO

LOCAL

Rua Major Cardim, nº 3.100 - Estância Noblesse - Ribeirão Pires - SP

RESP. TÉCNICO

ENGº JOSÉ EDUARDO FERRAZ DO AMARAL

CREA 0600 551345 - SP

RRT

28027230180100100

DATA

MAR_2018

FOLHA

2/2